


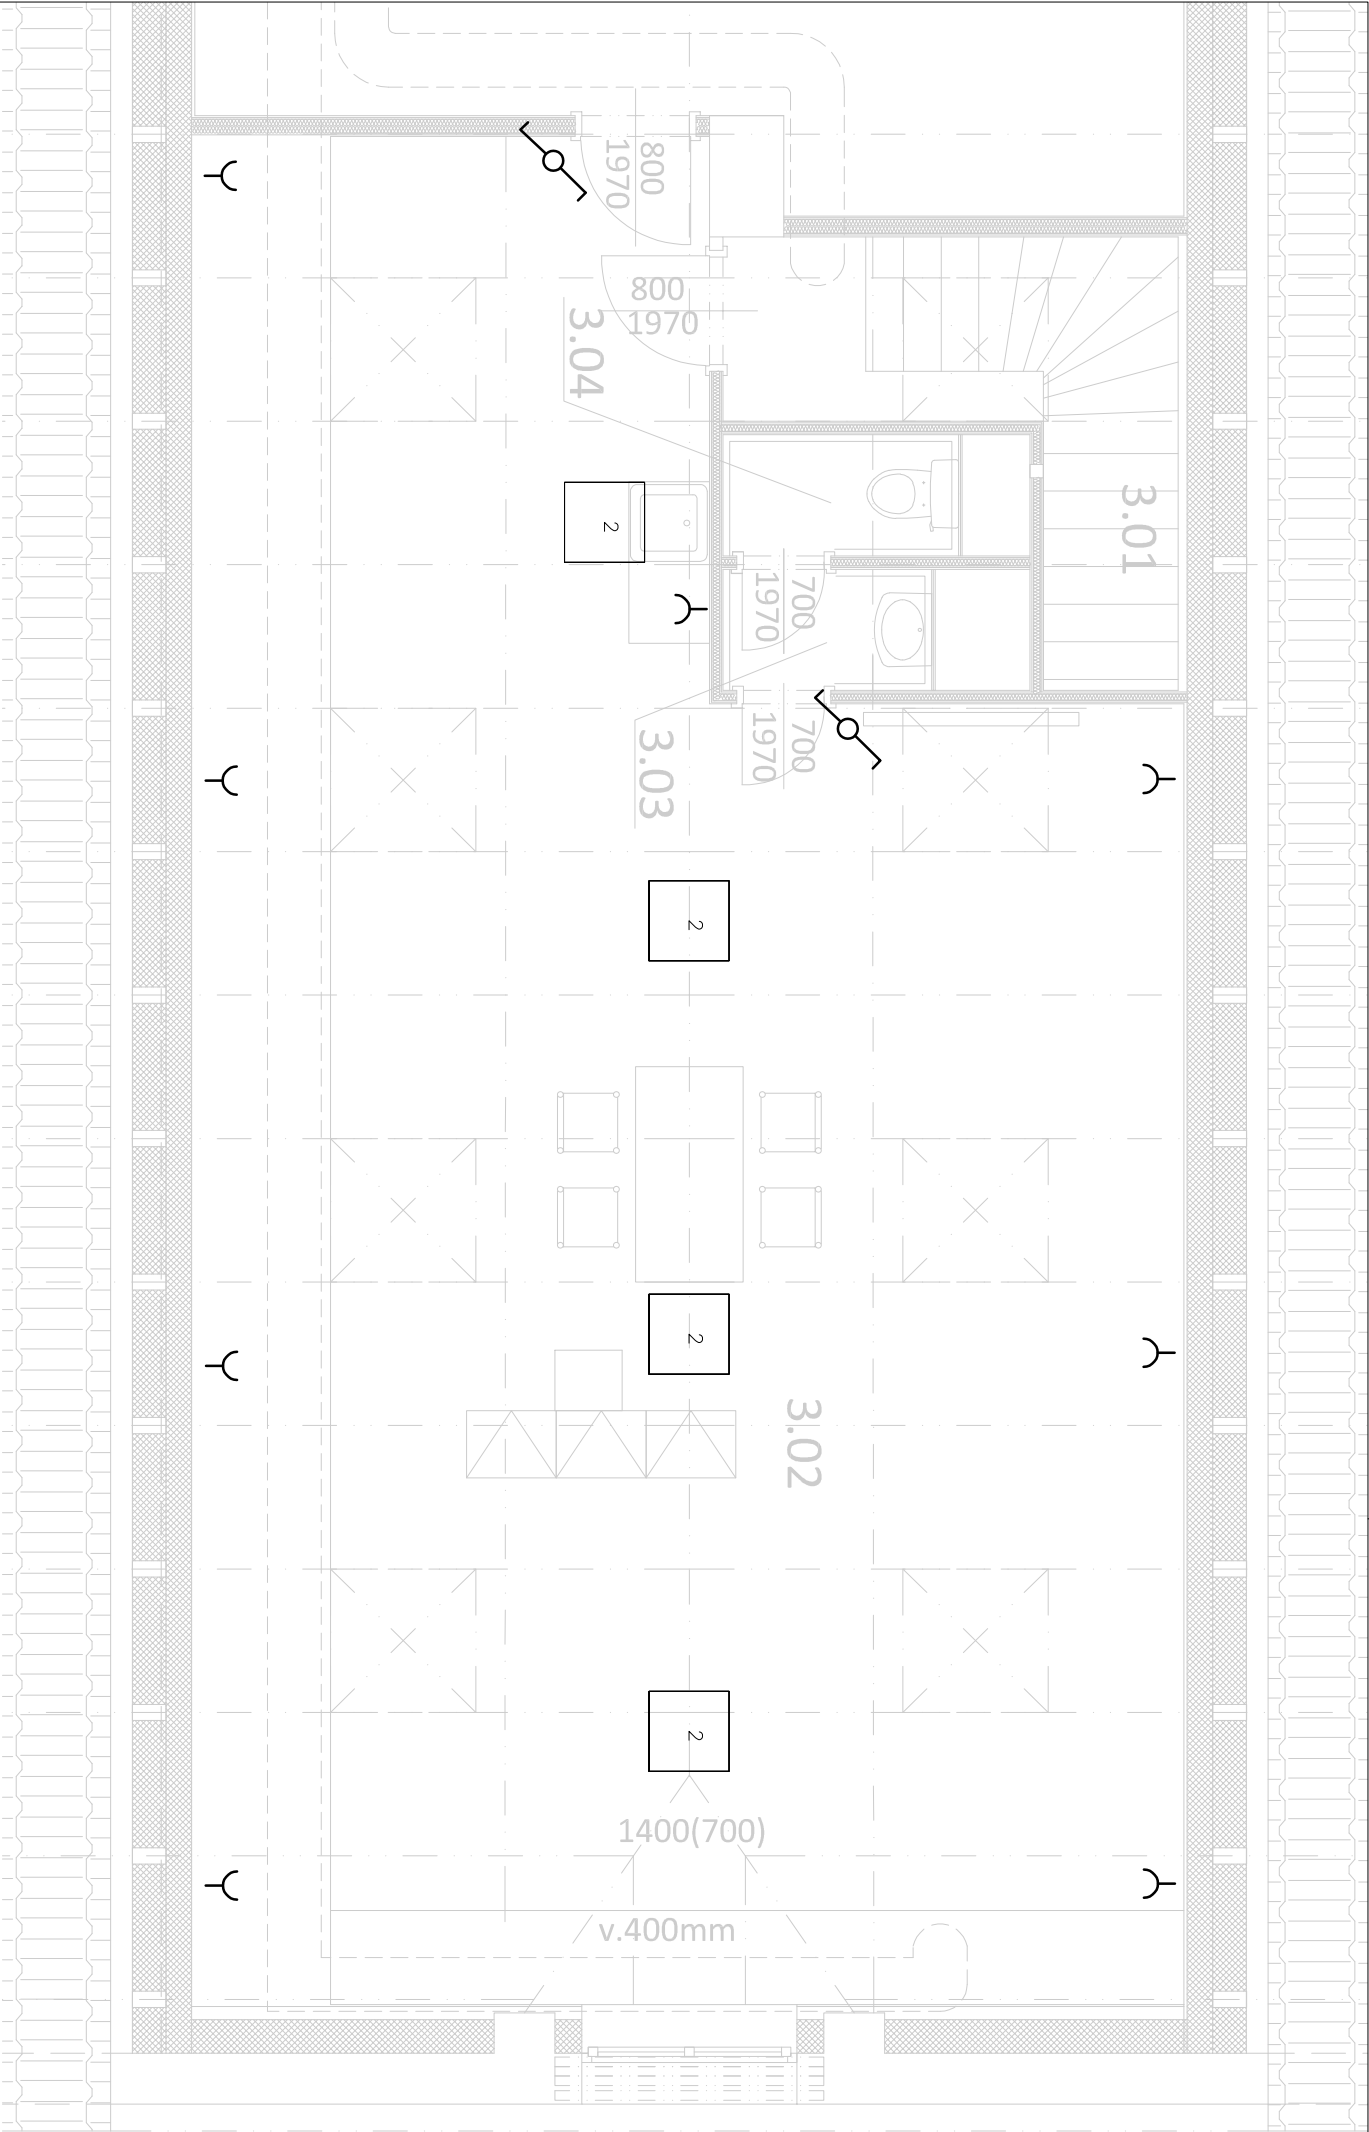

2

2

2

2

1400(700)

v.400mm



vestavné LED svítidlo do podhledu



přepínač střídaný, řazení 6



zásuvka jednofázová 230V/16A s ochranným kolíkem a clonkami

Poznámky:

Svítlidla budou instalována do SDK podhledu.
Vypínače umístit do výšky cca 1,2m nad podlahu.
Zásuvky umístit do výšky cca 0,2m nad podlahu.
Zařízení bude připojené na stávající světlelné, resp. zásuvkové okruhy.
Umývací prostory řešit dle ČSN 33 2130 ed.2.
Elektroinstalaci obecně provést dle ČSN 33 2000-4-41 ed.3.

Tato projektová dokumentace slouží „pouze a jen“ jako dokumentace pro stavební povolení a v žádném případě nenahrazuje prováděcí (realizační) projektovou dokumentaci !!!

LEGENDA MÍSTNOSTÍ

ČM.	NÁZEV MÍSTNOSTI	PLOCHA	PODLAHOVÁ KRYTINA	POZNÁMKY
3.01	SCHODIŠTĚ	6,4 m2		
3.02	DENNÍ MÍSTNOST, ŠATNA	73,7 m2	PVC	
3.03	UMÝVÁRNA	17,6 m2	KERAMICKÁ DLAŽBA	ODVĚTRÁNÍ VZT NAD STŘECHU
3.04	WC	1,5 m2	KERAMICKÁ DLAŽBA	ODVĚTRÁNÍ VZT NAD STŘECHU
3.05	SKLAD	33 m2	OSB + NÁTĚR	



Sandra KREJČOVÁ
Projektční a inženýrská činnost
Autorizovaný technik pro pozemní stavby
ČKAIT 0402147

Kotvina 52
Okounov 431 51
IČO: 763 70 542
Tel.: +420 605 430 175
E-mail: krejcovas@douhov.cz

Vypracoval: Bc. Ondřej Podběhý
Zodpovědný projektant: Ing. Ota Vettermann
ČKAIT 0402018

Město: Kadaň

Investor: OBEC HORA SVATÉHO ŠEBESTIÁNA, Č.P.3, HORA SV. ŠEBESTIÁNA 431 82

Stavba:

STAVEBNÍ ÚPRAVY A INSTALACE TČ

MŠ HORA SVATÉHO ŠEBESTIÁNA, Č.P. 88, HORA SV. ŠEBESTIÁNA 431 82

Profese:

D14 - TECHNIKA PROSTŘEDÍ STAVEB

Název výkresu:

ELEKTRO - PŮDORYS 3.NP

Stupeň: DOS

Měřítko: 1:50 Datum: 05/2021

Formát: A3 Č. zák.: 06-2021

Číslo výkresu: Číslo paré:

02